



Profil przyłącza
kanalizacji sanitarnej

Skala 1:100/500

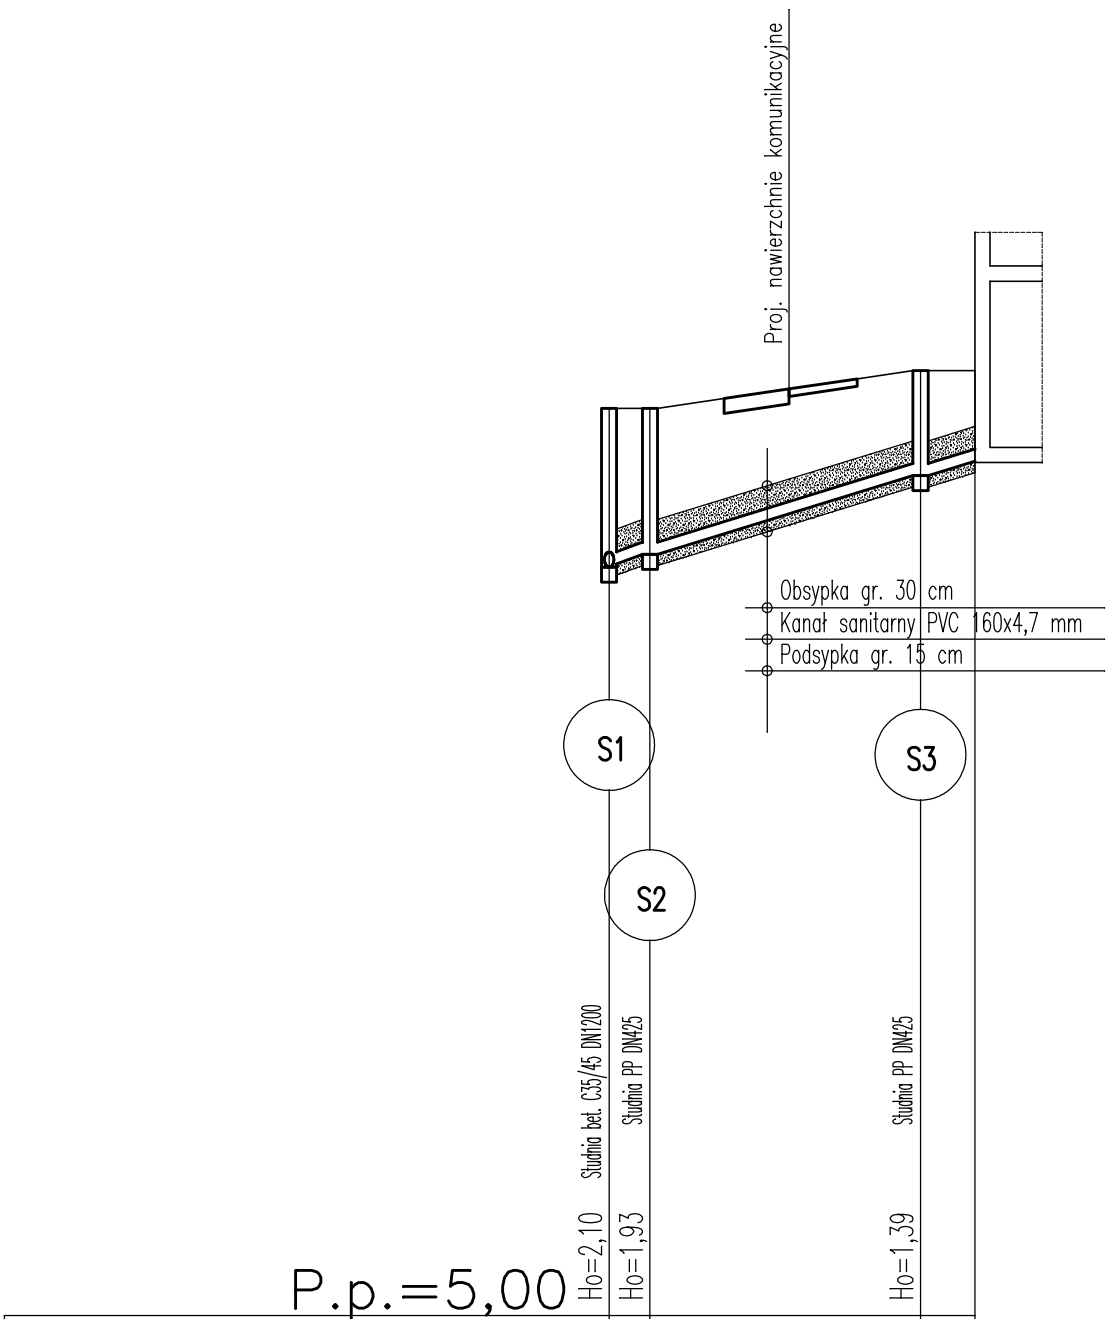

Rzędna istniejącego terenu	17,00	17,00	17,50	17,50
Rzędna dna proj. kanału	14,90 14,94	15,07	16,11	16,31
Proj. spadek kanału, odległość	L=24,2 m i=57 ‰			
Proj. średnica nominalna, materiał	PVC 160x4,7 mm			
Odległości	0,00 2,70		20,60	24,20

 Zmiana kierunku trasy



ELPROJEKT Przedsiębiorstwo "ELPROJEKT" Sp z o.o W ELBLĄGU 82-300 Elbląg, ul. Junaków 3, tel/fax. 0-55 23-555-02				
Inwestor:	Dom Pomocy Społecznej ul. Pułaskiego 1c, 82-300 Elbląg			
Zadanie inwestycyjne:	Dobudowa szybu windowego wraz z rozwiązaniem komunikacyjnym do bud. Środowiskowego Domu Samopomocy Filia nr1 przy ul. Podgórnej w Elblągu			
Nazwa rysunku:	PROFIL PRZYŁĄCZA KANALIZACJI SANITARNEJ			
Skala:	Data:	Stadium:	Branża:	Nr rysunku:
1:100/500	08.2012	PB	Wod-kan	41
Zespół autorski:			Uprawnienia:	Podpis:
mgr inż. Paweł Borejko			1233/EI/87	
tech. Grzegorz Lubacha				
Zespół sprawdzający:				
mgr inż. Tomasz Mrówczyński			WAM/0028/PWOS/10	